


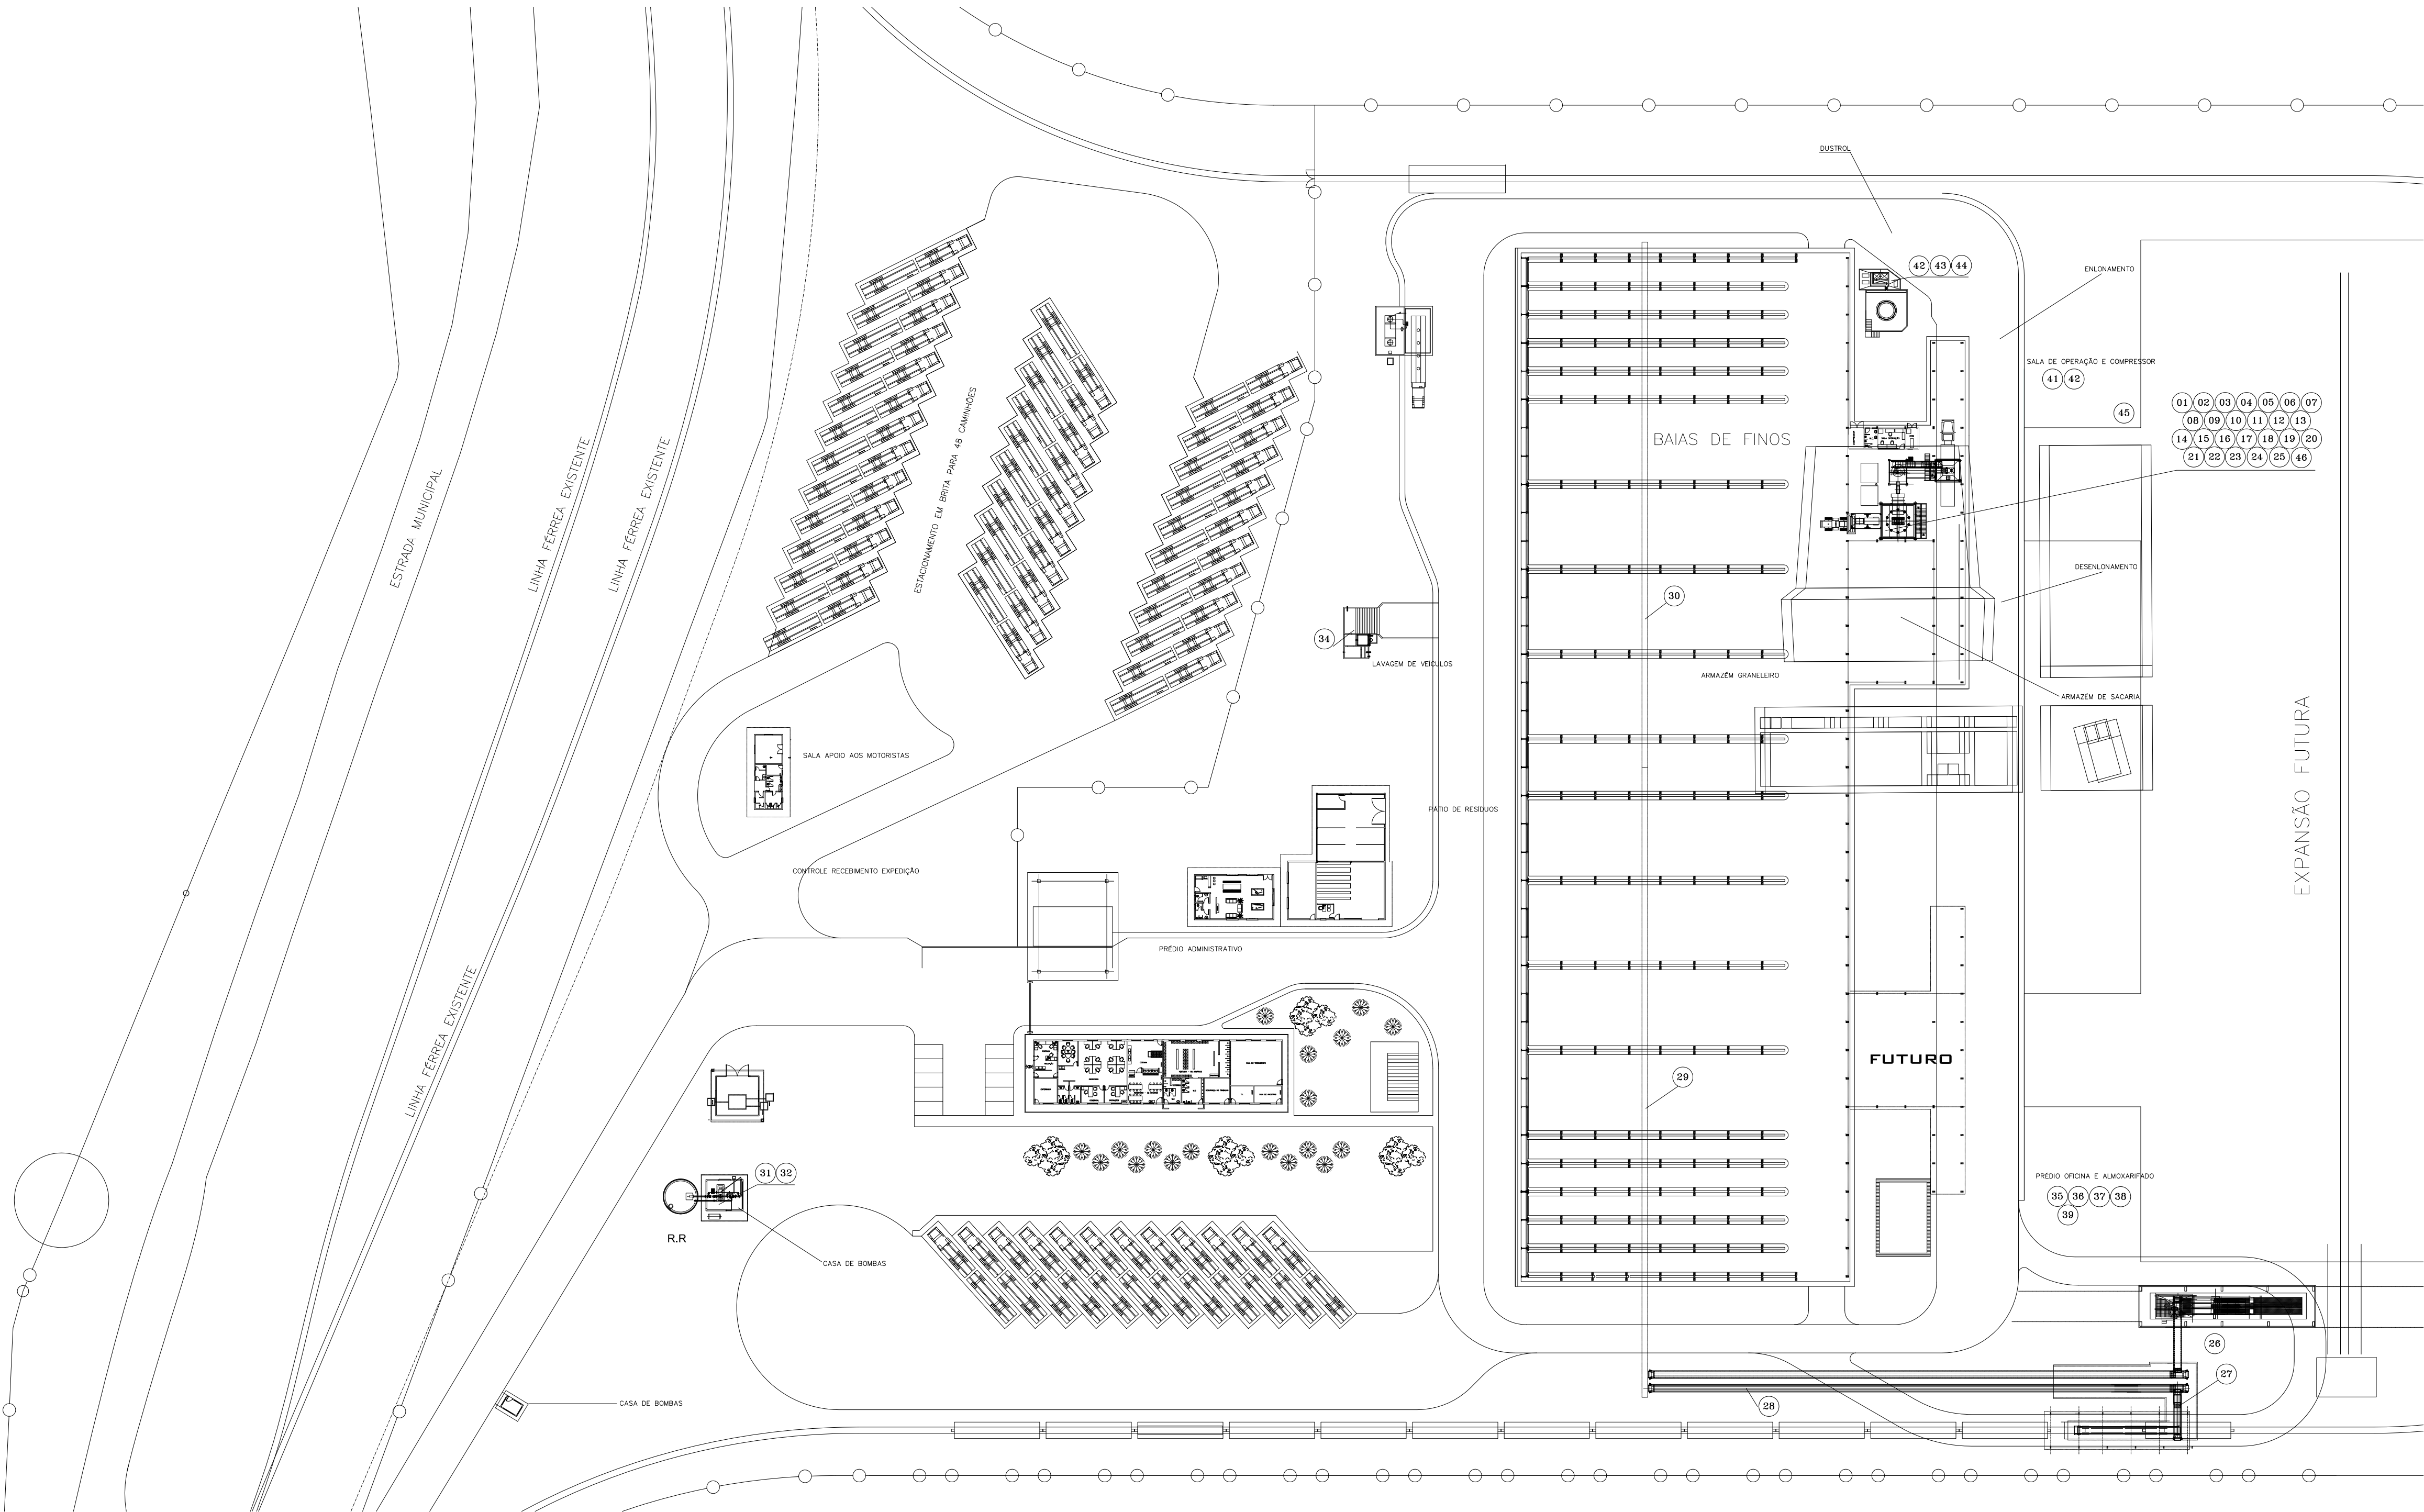

Listagem de Equipamentos NR-12		
Número	TAG	Descrição
01	10-EL-01	Elevador de Conecas
02	10-EL-02	Elevador de Conecas
03	10-PN-01	Peneira
04	10-PN-02	Peneira
05	10-TC-01	Correia Transportadora
06	10-MO-01	Moinho
07	10-DG-01	Designador
08	10-DG-02	Designador
09	10-PN-03	Peneira
10	10-BL-01	Balança
11	10-BL-02	Balança
12	10-MT-01	Misturador
13	10-FM-01	Filtro Manga
14	BB-TQ-01E0	Bomba do Tanque de Óleo
15	10-ES-01	Ensaadeira
16	10-ES-02	Ensaadeira
17	10-ES-03	Ensaadeira
18	BL-SILO BIG BAG 01	Silo do Big Bag
19	BL-SILO BIG BAG 02	Silo do Big Bag
20	AGITADOR PROCOTE 01	Agitador do Tanque de Procote
21	AGITADOR PROCOTE 02	Agitador do Tanque de Procote
22	BB-PROCOTE 01	Bomba do Sistema de Procote
23	BB-PROCOTE 02	Bomba do Sistema de Procote
24	BB-PROCOTE 03	Bomba do Sistema de Procote
25	BB-PROCOTE 04	Bomba do Sistema de Procote
26	20-AL-01	Correia Transportadora
27	20-TC-01	Correia Transportadora
28	20-TC-02	Correia Transportadora
29	20-TC-03	Correia Transportadora
30	20-TC-04	Correia Transportadora
31	MOTO-BOMBA	Moto Bomba
32	BOMBA JOCKEY	Bomba Jockey
33	BOMBA DIESEL	Bomba do Tanque de Diesel
34	BOMBA LAVADOR	Bomba do Lavador de Peças
35	PRENSA	Pressa
36	ESMERIL 01	Esmeril
37	FURADEIRA BANCADA	Furadeira de Bancada
38	SERRA FITA	Serra de Fita
39	ESMERIL 02	Esmeril
40	CP-01	Compressor
41	CP-02	Compressor
42	BB-01E0-01	Bomba do Tanque Externo de Óleo
43	BB-01E0-02	Bomba do Tanque Externo de Óleo
44	BB-01E0-03	Bomba do Tanque Externo de Óleo
45	BB-AR CONDICIONADO	Bomba do Ar Condicionado Central
46	10-DG-03	Designador

Planta Baixa de Equipamentos NR-12



OCUPAÇÃO: INDÚSTRIA - "CZB1"
LOCAL: AVENIDA SANTA BÁRBARA DO SUL S/Nº, JARDIM PETRÓPOLIS, CRUZ ALTA-RS
PROPRIETÁRIO: YARA FERTILIZANTES CRUZ ALTA - CZB1
RESP. PELO USO: YARA FERTILIZANTES

Carlos Henrique de Moraes
CREA SP 0640977984
Profissional Habilitado NR-12



ESCALA:
1:1500

DESENHO Nº
Planta_Baixa_NR-12_CZB1

REV.
0